


WEWNĘTRZNA INSTALACJA GAZU - INWENTARYZACJA
RZUT PIWNIC
skala 1:100

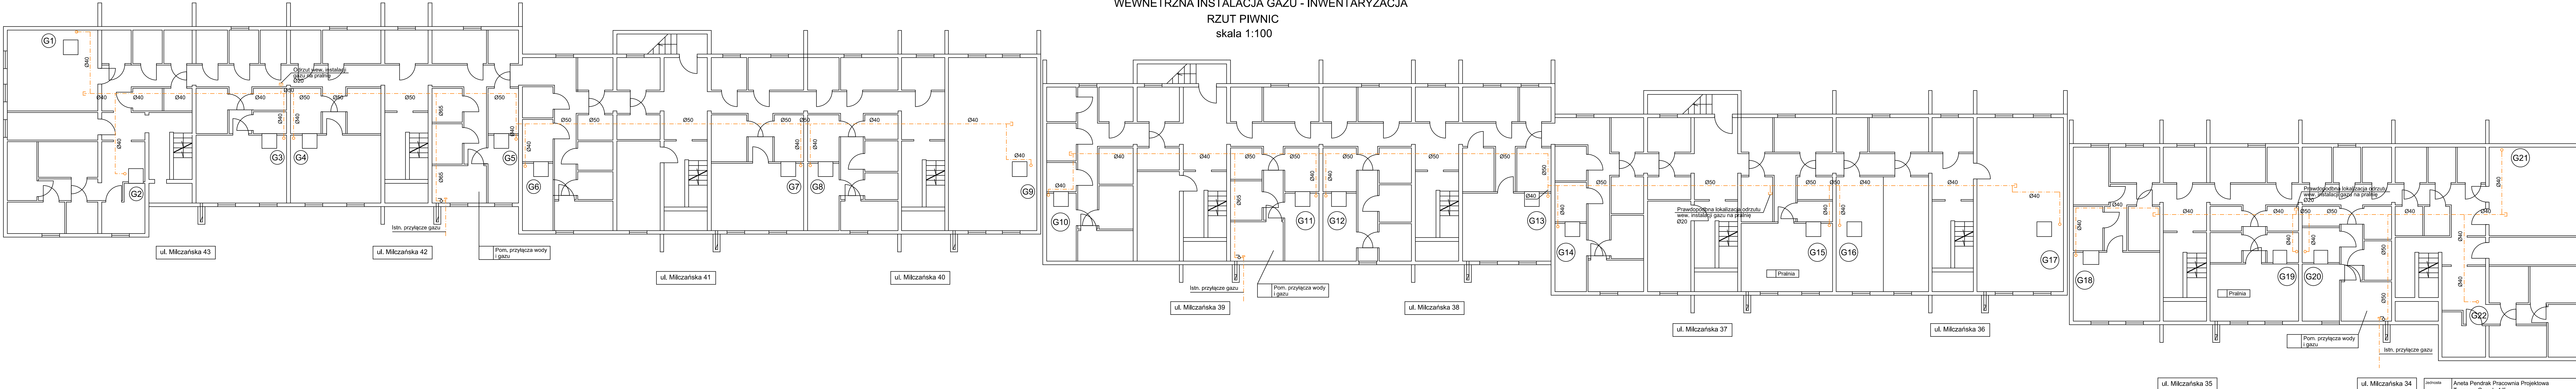

OZNACZENIA:

- Istn. wewnętrzna instalacja gazu
- Oznaczenie istniejącego pionu wewnętrznej instalacji gazu

Jednostka	Aneta Pendrak Pracownia Projektowa Tęczowe Ogrody 1/5 72-005 Warzymice		
Inwestor	Spółdzielnia Mieszkaniowa "KOLEJARZ" ul. 9 Maja 17 70-136 Szczecin		
Inwestycja	Przebudowa wewnętrznej instalacji gazu w budynku mieszkalnym wielorodzinnym		
Adres	ul. Milczańska 34-43, 70-107 Szczecin dz. bud. nr 83/9 z obr. 1056		
Rysunek	WEWNĘTRZNA INSTALACJA GAZU INWENTARYZACJA RZUT PIWNIC		
Projektant	mgr inż. Aneta Pendrak	nr. upr.	podpis
Sprawdzający	mgr inż. Maciej Pyda	ZAP/0243/POOS/09	
Faza	P.A.B.	Skala rys.	Nr rys.
Data	Szczecin, luty 2024r.	1:100	2